



監査廊平面図 S=1:250

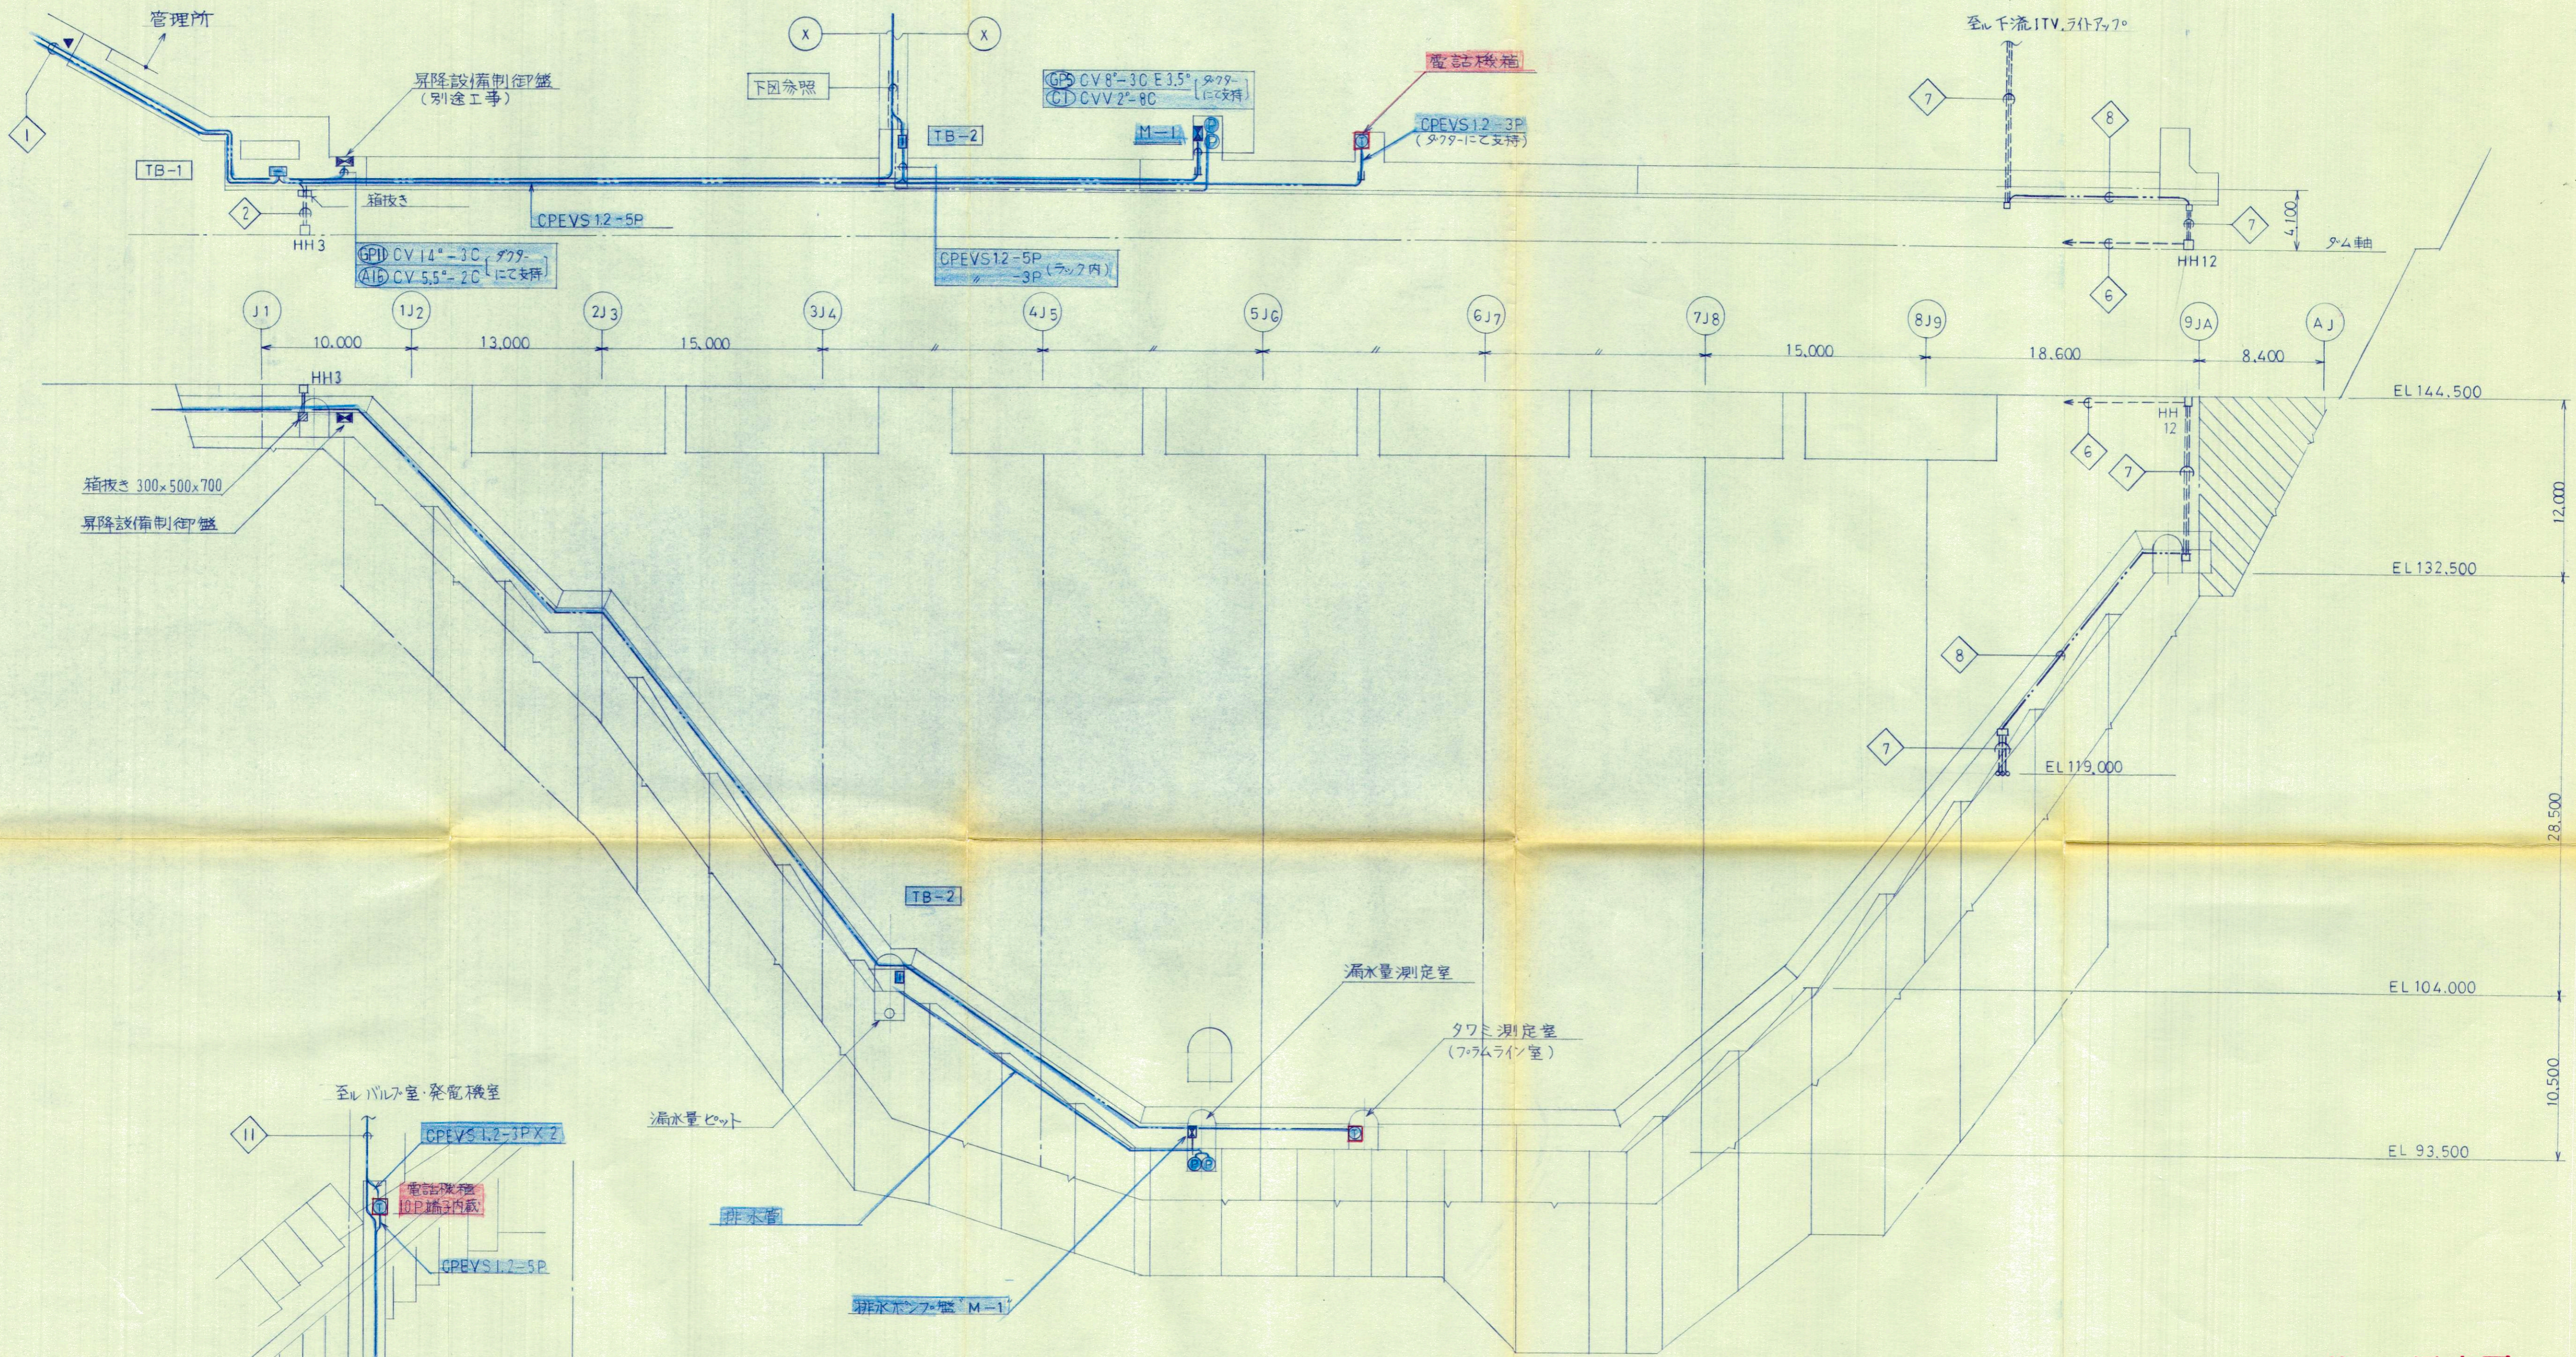

上流側断面図 S=1:250

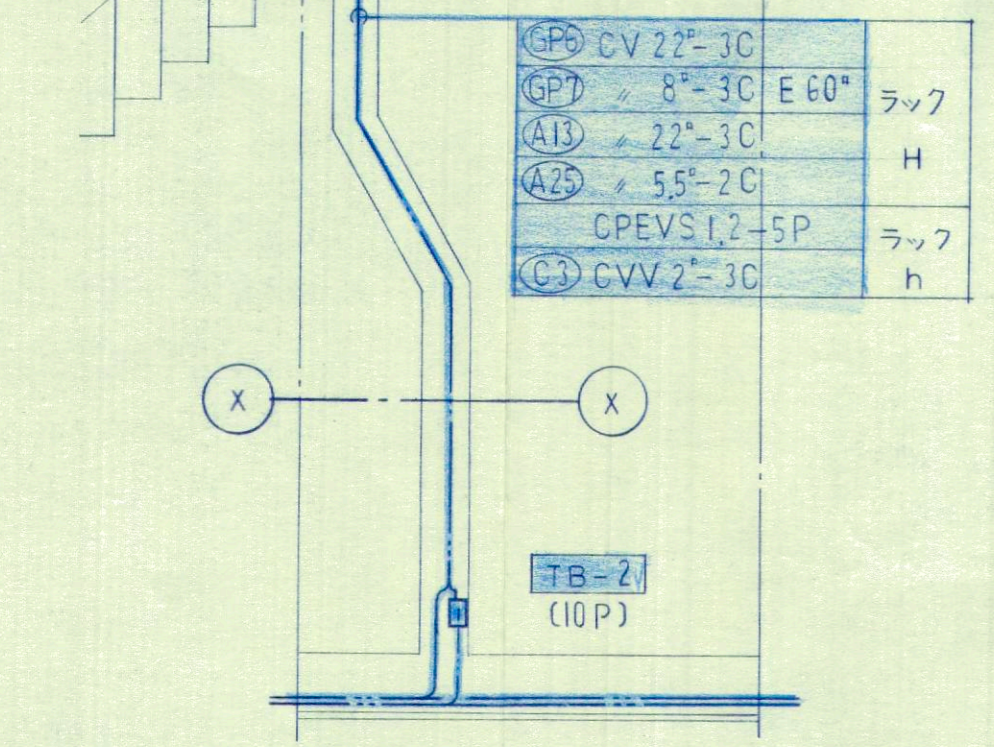

第1回変更

図面番号 全17葉之11

年度	平成	年度
番号	災	号
工事名	道川港名	
施工箇所	部	町大字 地内
図面名称	監査廊 幹線集電カバ 弱電 設1箱区 縮尺1:250	
会社名	会社及び責任者	
項目	測量	
調査		
設計		