



監査廊平面図 S=1:250

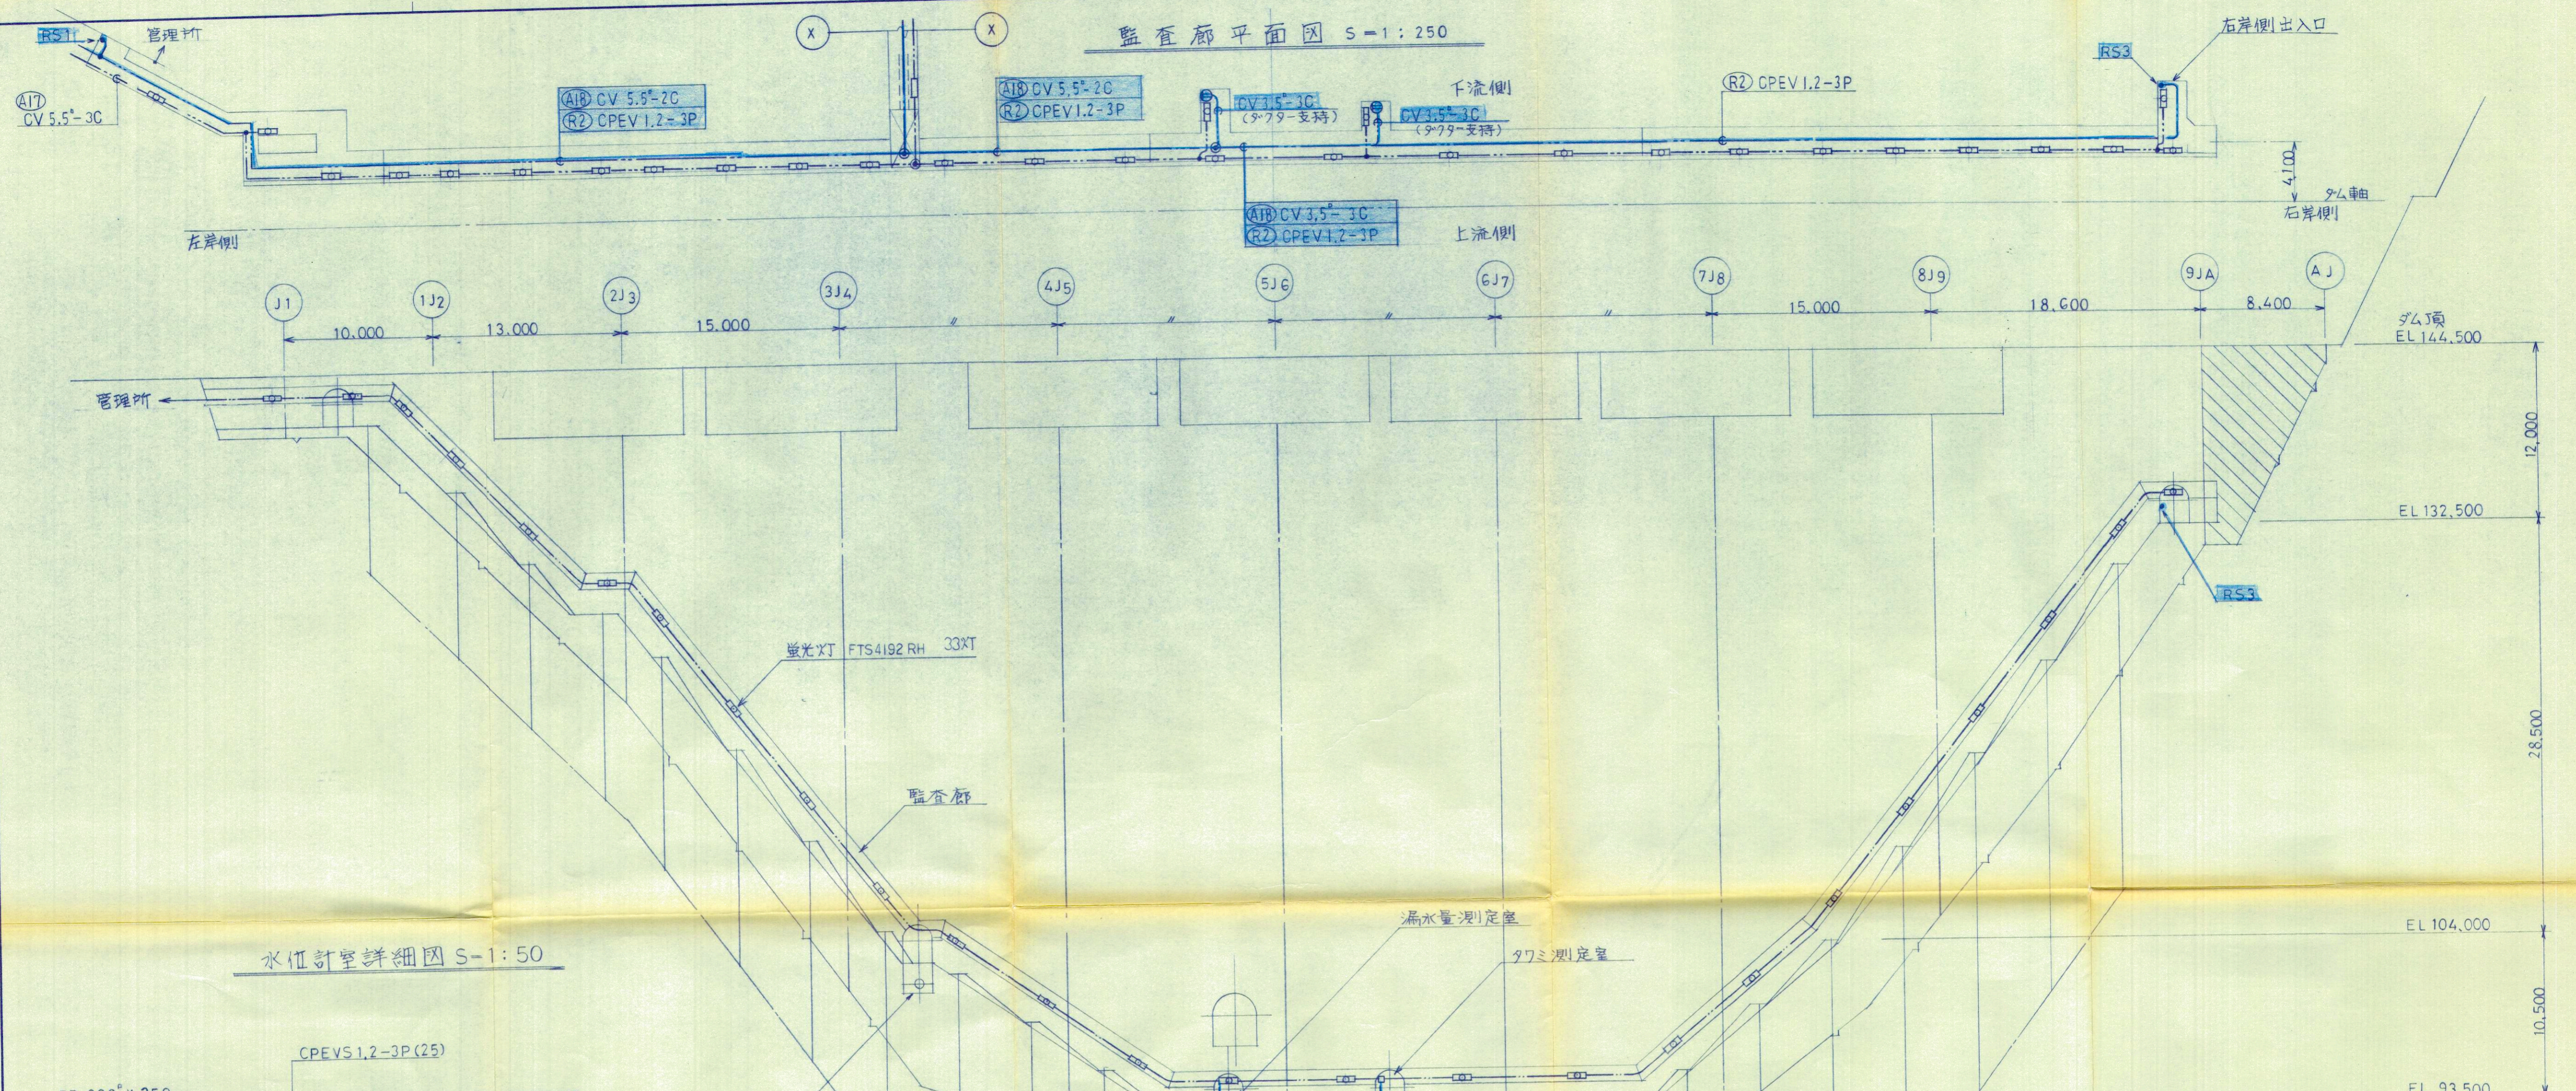


水位計室詳細図 S=1:50

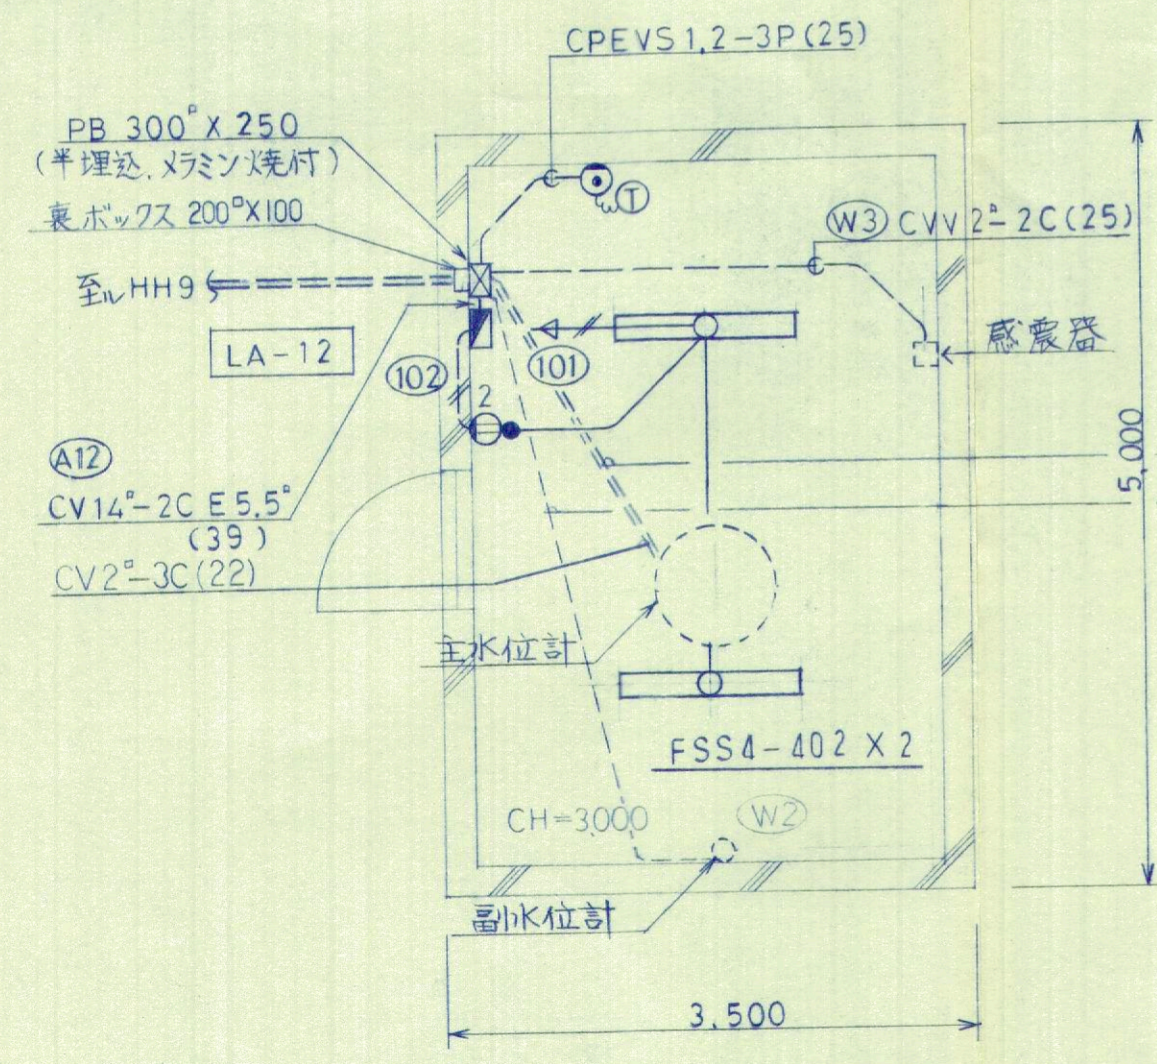

特記なき画配管配線は下記の通りとする

- 1V 2.0 X 2 (19)
- 1.6 X 2 ( )

上流側断面図 S=1:250

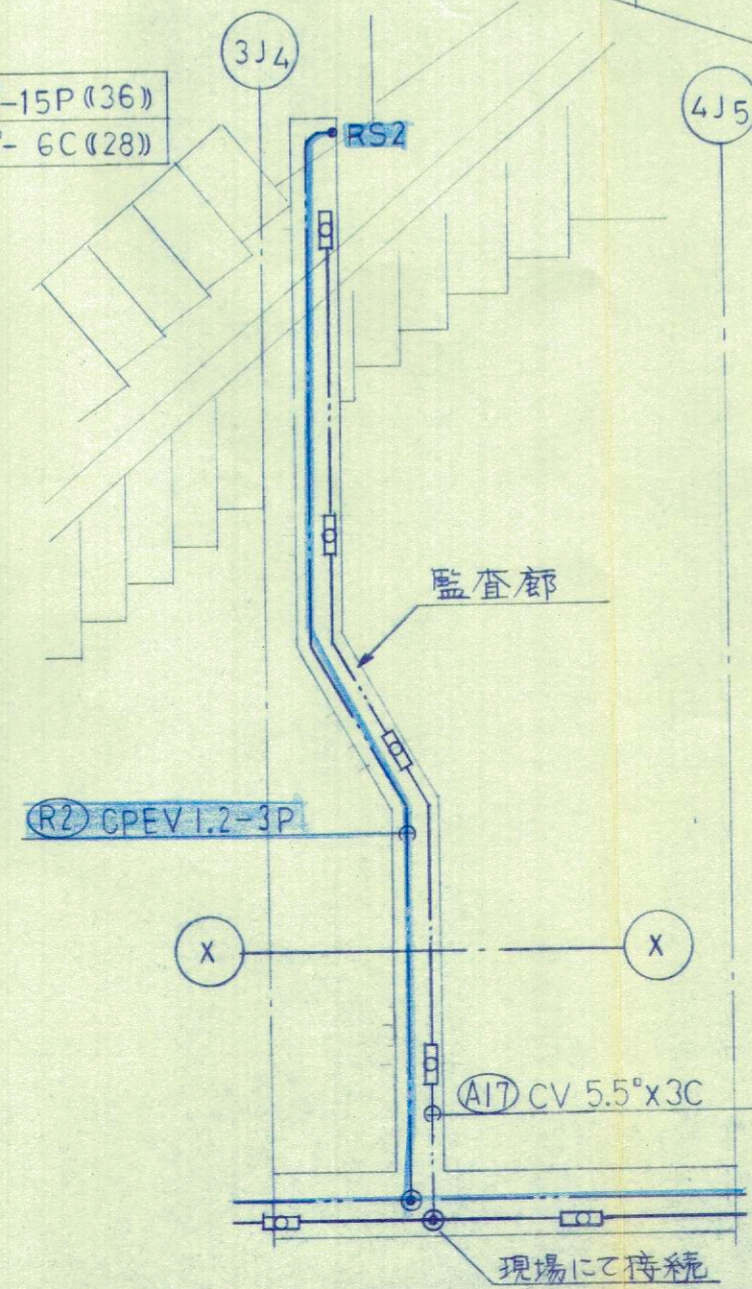

第 1 回変更

図面番号	全 17 葉之 12		
年度	平成	年度	
番号	英	号	
工事名			
道川港名			
施工箇所	部	町大字	地内
市			
図面名称	監査廊照明配線図		
縮尺	縮尺 1:250		
会社名	会社及び責任者		
項目			
調査			
設計			
31	葉の内 18		